


**ZAGOSPODAROWANIE TERENU**  
**W ZAKRESIE BUDOWY LINII KABLOWEJ ELEKTROENERGETYCZNEJ SN**  
**RAZ Z DEMONTAŻEM ISTNIEJĄCEGO ODCINKA LINII NAPIĘTIOWEJ SN**  
**W RAMACH PRZEBUDOWY SIECI SN 15KV**  
**DZIAŁKI NR 21/18, 21/23, OBRĘB KOBYLARNIA**  
**GMINA NOWA WIEŚ WIELKA**

X - 5876000  
 Y - 6499350

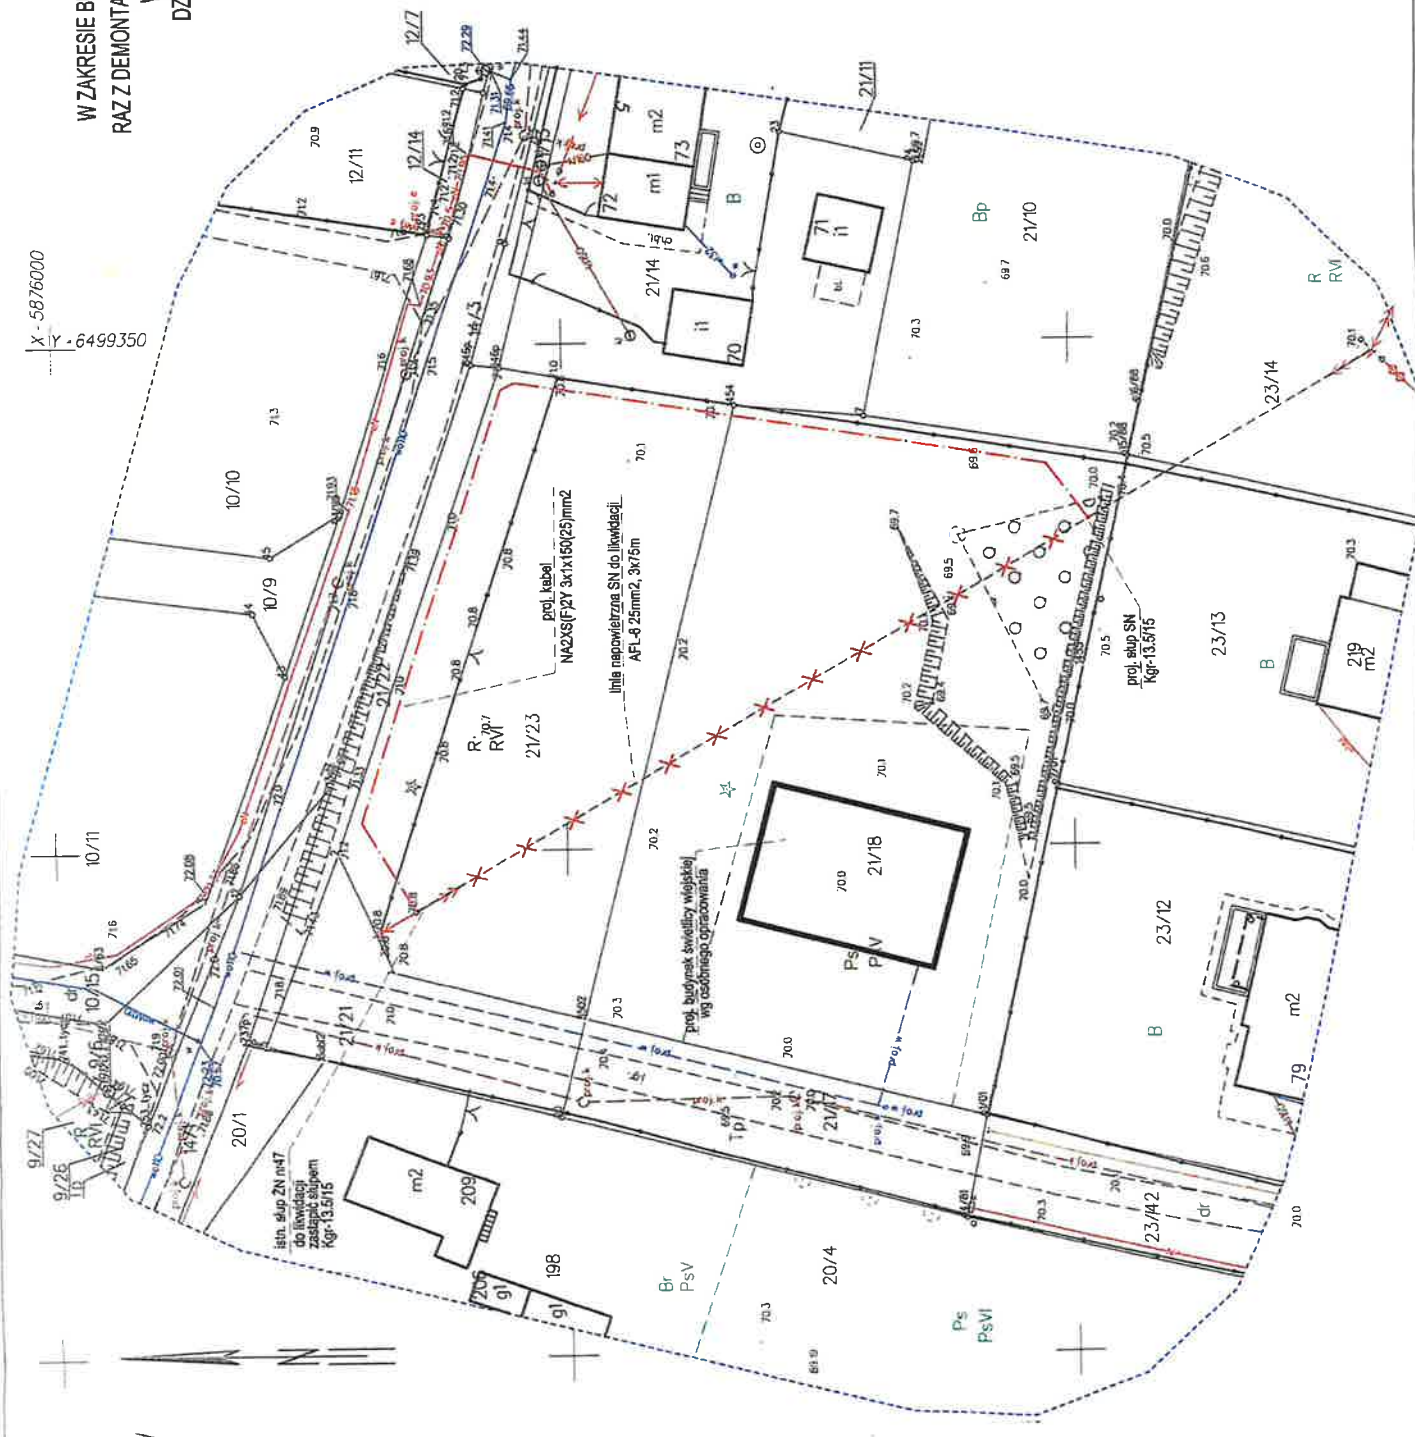

Załącznik do decyzji  
 z dnia 10.05.2022 r.  
 Nr. OT. 2022.2

Powierzam za zgodności z opracowaniem  
 kopii mapy do celów projektowych:

Inż. Andrzej Polkowski

Temat opracowania: Budowa linii kablowej elektroenergetycznej SN wraz z demontażem istniejącego odcinka linii napowietrznej SN w ramach przebudowy sieci sn 15kv, działki nr 21/18, 21/23 w Kobylarni, gmina Nowa Wieś Wielka	
Temat rysunku PROJEKT ZAGOSPODAROWANIA TERENU	
Inwestor: GMINA NOWA WIEŚ WIELKA UL. OGRODOWA 2 86-600 NOWA WIEŚ WIELKA	
Projektant: inż. Andrzej Polkowski uprawnienia budowlane nr WBPB-NG-721006883 w zakresie instalacji i sieci energetycznych bez ograniczeń	
Sprawdzający: mgr inż. Piotr Majda uprawnienia budowlane nr KUP/0087/PWBE/17 w specjalności elektrycznej bez ograniczeń	
Data: 3.05.2022	Nr rys.: PZT-E1 Skala: 1:500
Branża: ELEKTRYCZNA	

WEKTORYCH

20.S.6  
 2-1-VI-R-2007-NH

Przez Piotr Krakowski  
 Piotr Krakowski, c-PL  
 w dziam san dokument  
 13 31 22 29 46 +02'00'

odezwyne  
 siki  
 85-447  
 521465879

ONW  
 15.92